




CORTE AA - GALPÃO PISCICULTURA
ESCALA 1:50

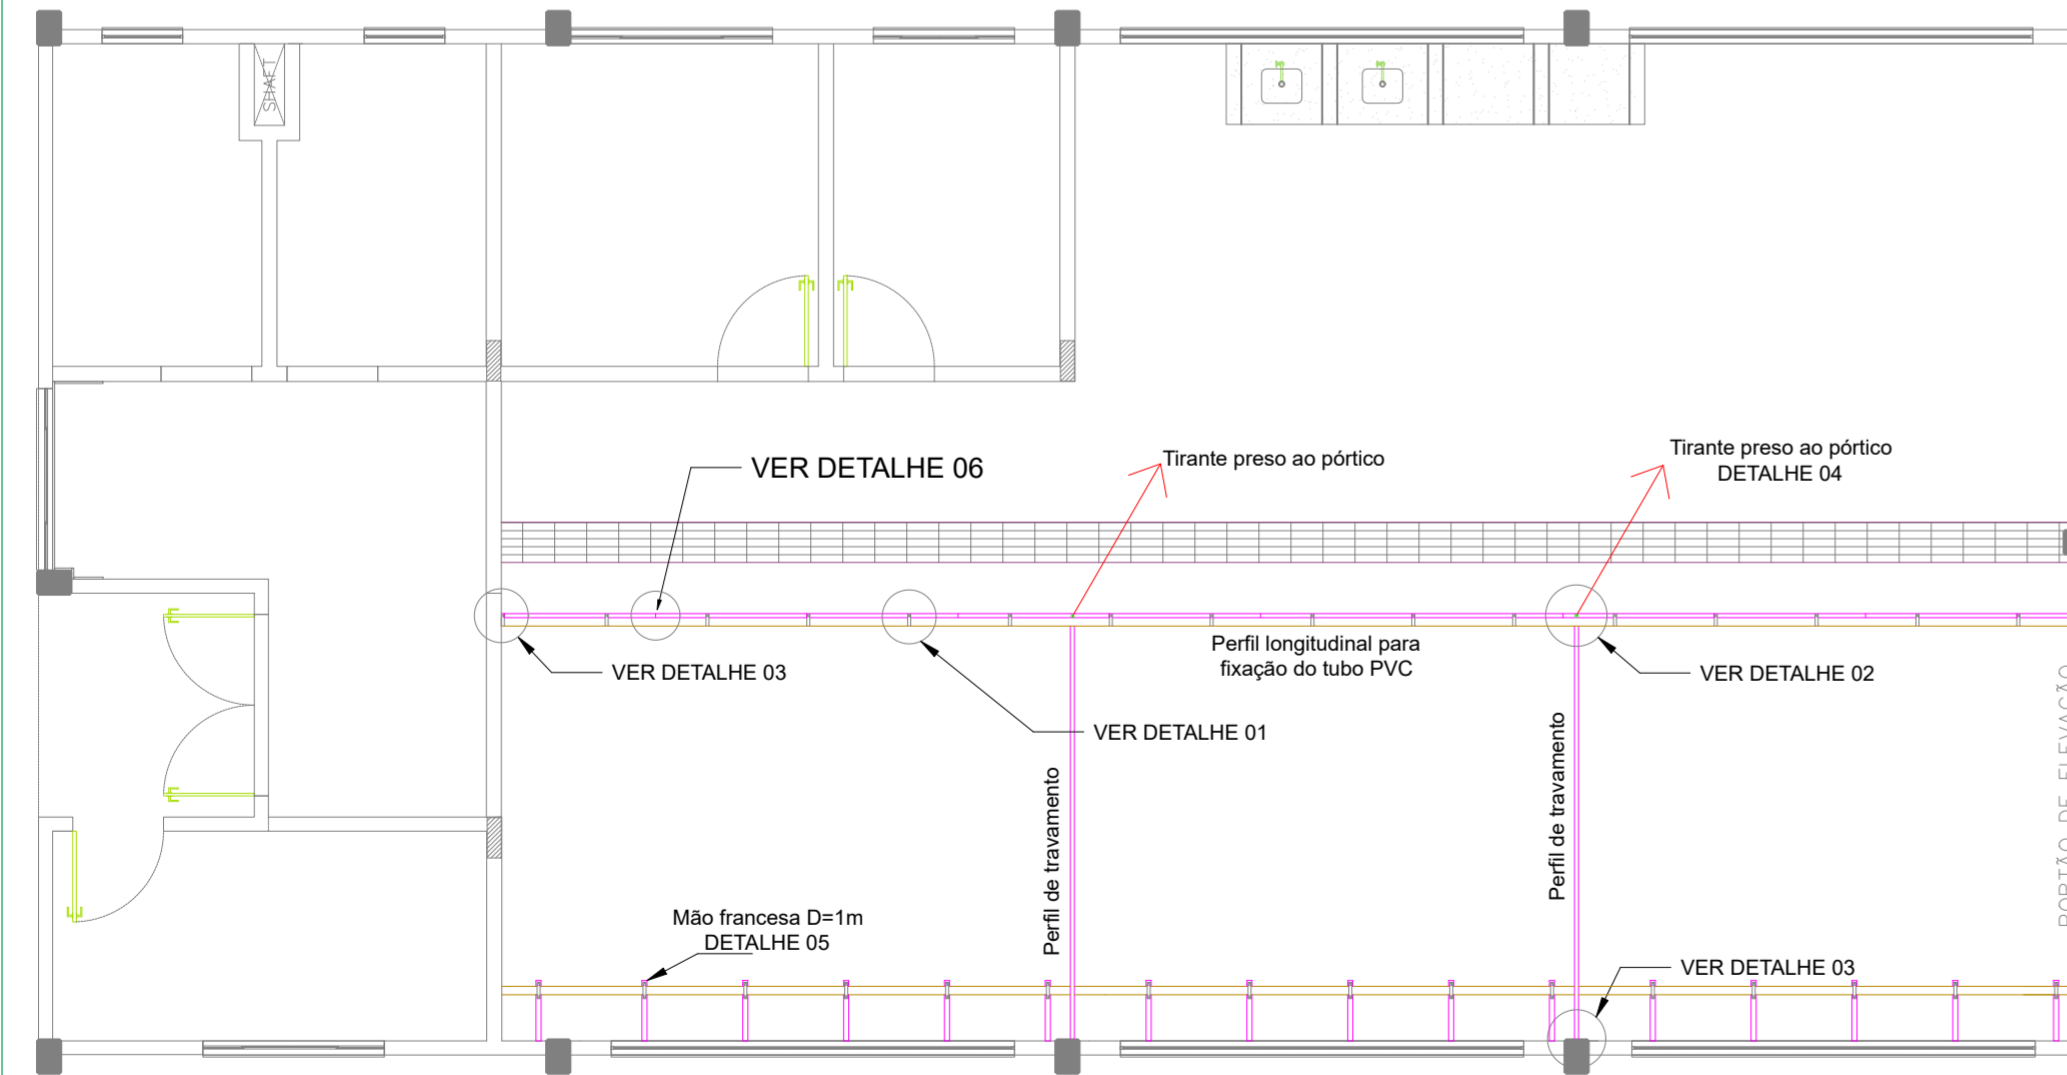


PLANTA BAIXA - GALPÃO PISCICULTURA
ESCALA 1:75

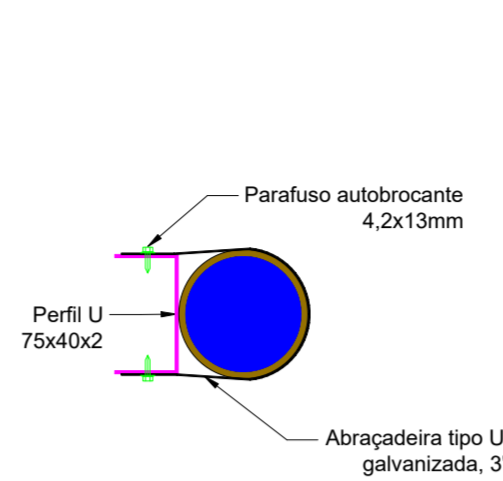


DETALHE 01
S/E

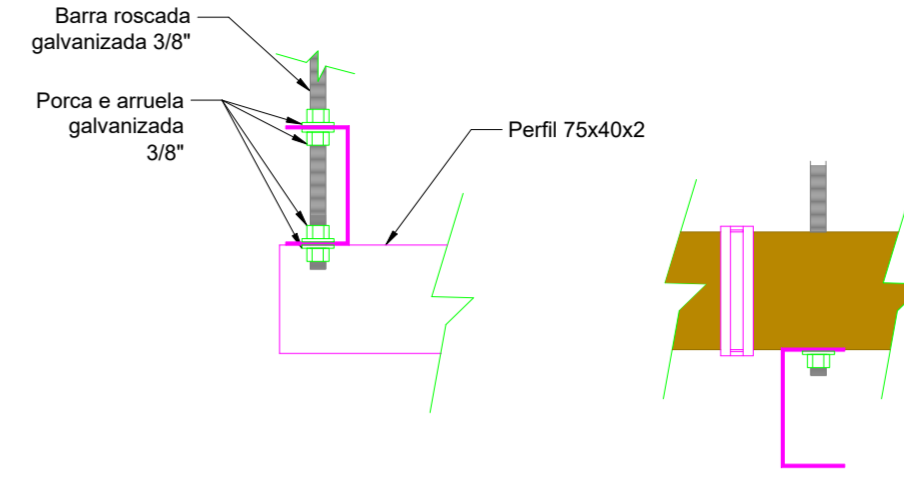


DETALHE 02
S/E

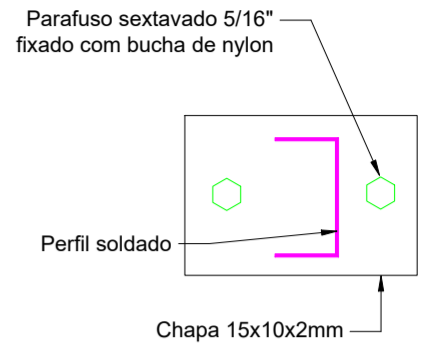


DETALHE 03
S/E

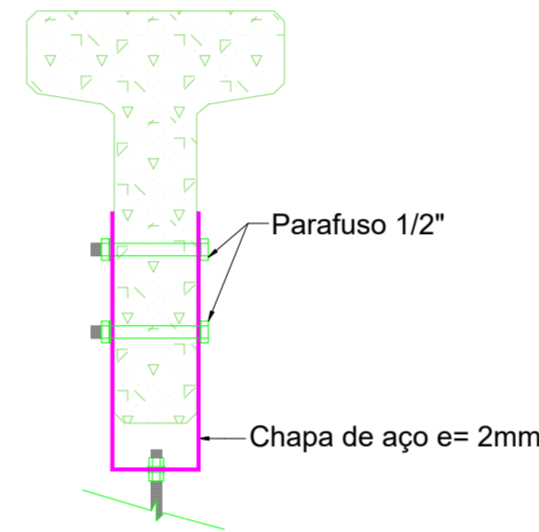


DETALHE 04
S/E

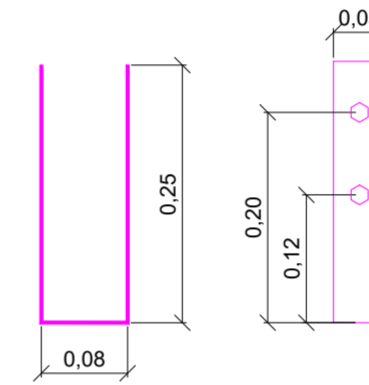

DETALHE 06
S/E

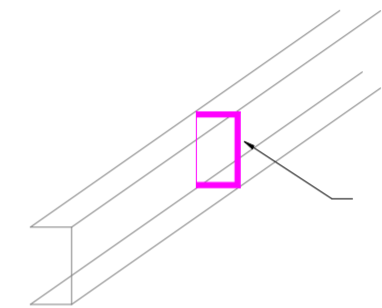

Chapa e=2mm para rigidez, soldada a cada 1,5m ao longo do perfil longitudinal

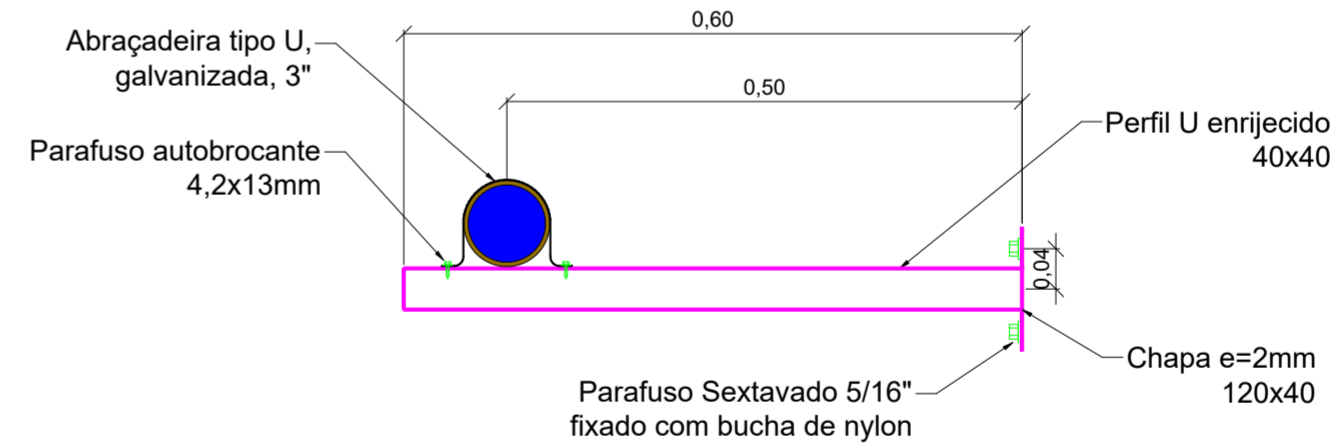

DETALHE 05
S/E



UFFS
UNIVERSIDADE
FEDERAL DA
FRONTEIRA SUL
Secretaria Especial de Obras-SEO

SECRETARIA ESPECIAL DE OBRAS:
SECRETÁRIO DE OBRAS: ENG. CIV. FÁBIO CORREA GASPARETTO
CREA/SC 067014-4
FISCALIZAÇÃO DE OBRAS:
CHAPECO: ENG. CIV. FÁBIO ALEX ZENARO
CREA/SC 067014-4
ENG. ELETRIC. MATHEUS TONICOTT
CREA/SC 111024-6
CERRO LARGO: ENG. CIV. PAULO ROBERTO HENDES
CREA/SC 111024-6
ENG. CIV. CARLOS ROQUE SCHMIDT
CREA/SC 111024-6
ERECIM: ENG. CIV. JULIANA CHARELLO
CREA/SC 111024-6
LARANJEIRAS DO SUL: ENG. CIV. FÁBIO ONETTA
CREA/SC 111024-6
REALIZA: ENG. CIV. FABRÍCIO BALESTRIN
CREA/SC 111024-6
EQUIPE TÉCNICA SEO:
ARQ. URS. ADRIANA FREITAS MOTT
CALIBR. 44135-6
ARQ. URS. WELLINGTON FISCHER
CALIBR. 45829-6
ENG. CIV. CLAUDIO LUIZ POMPERMAIER
CREA/SC 117729-6
ENG. CIV. ROBERTO LAMARCA
CREA/SC 117729-6
ENG. ELETRIC. SILVIO ANTONIO TESTON
CREA/SC 117729-6
ENG. SANIT. ADRIANO TAVONI
CREA/SC 117729-6
MEC. DANIEL ESPINO
CREA/SC 114131-1
Téc. MEC. GIOVANI FÁVERO
Téc. ELETRIC. DIEGO GONCALVES
A.T. LEANDRO PEREIRA

ENG. CIV. FÁBIO CORREA GASPARETTO
CREA/SC 067202-5
RESPONSÁVEL SEO-UFFS

ENG. CIV. CLAUDIO LUIZ POMPERMAIER
CREA/SC 017729-6
RESPONSÁVEL TÉCNICO

LOCAL:
LARANJEIRAS DO SUL/PR
OBRA:
GALPÃO DE AQUICULTURA
PROJETO:
PROJETO HIDRÁULICO
CONTEÚDO:
ESTRUTURA DE FIXAÇÃO DOS TUBOS AÉREOS
CORTE, PLANTA BAIXA E DETALHES
ENDEREÇO:
RODOVIA BR-158, KM 405

FASE:
EXECUTIVO
REVISÃO Nº:
R00
DATA:
02/09/2021
DESENHADO POR:
CLAUDIO
NOME DO ARQUIVO:

ESCALA:
INDICADA
TAMANHO FOLHA:
A2
Nº PRANCHA:

ID 01
01

GALPAO_AQUIC_LAR_SUPORTE+TUBOS+ARECOS.DWG



Emitido em 13/09/2021

Projeto Nº DOC (37) PROJETO HID C - 1 PRANCHA/2021 - DGCT (10.55.01.01)
(Nº do Documento: 8)

(Nº do Protocolo: NÃO PROTOCOLADO)

(Assinado digitalmente em 20/09/2021 10:01)

CLAUDIO LUIZ POMPERMAIER

ENGENHEIRO-AREA

DPA (10.55.04)

Matrícula: 3216834

(Assinado digitalmente em 20/09/2021 07:04)

FABIO CORREA GASPARETTO

SECRETARIO - TITULAR

SEO (10.55)

Matrícula: 2015260

Para verificar a autenticidade deste documento entre em <https://sipac.uffs.edu.br/documentos/> informando seu número: **8**, ano: **2021**, tipo: **Projeto**, data de emissão: **18/09/2021** e o código de verificação: **def57a3068**